




RED DE DISTRIBUCIÓN BAJA TENSIÓN

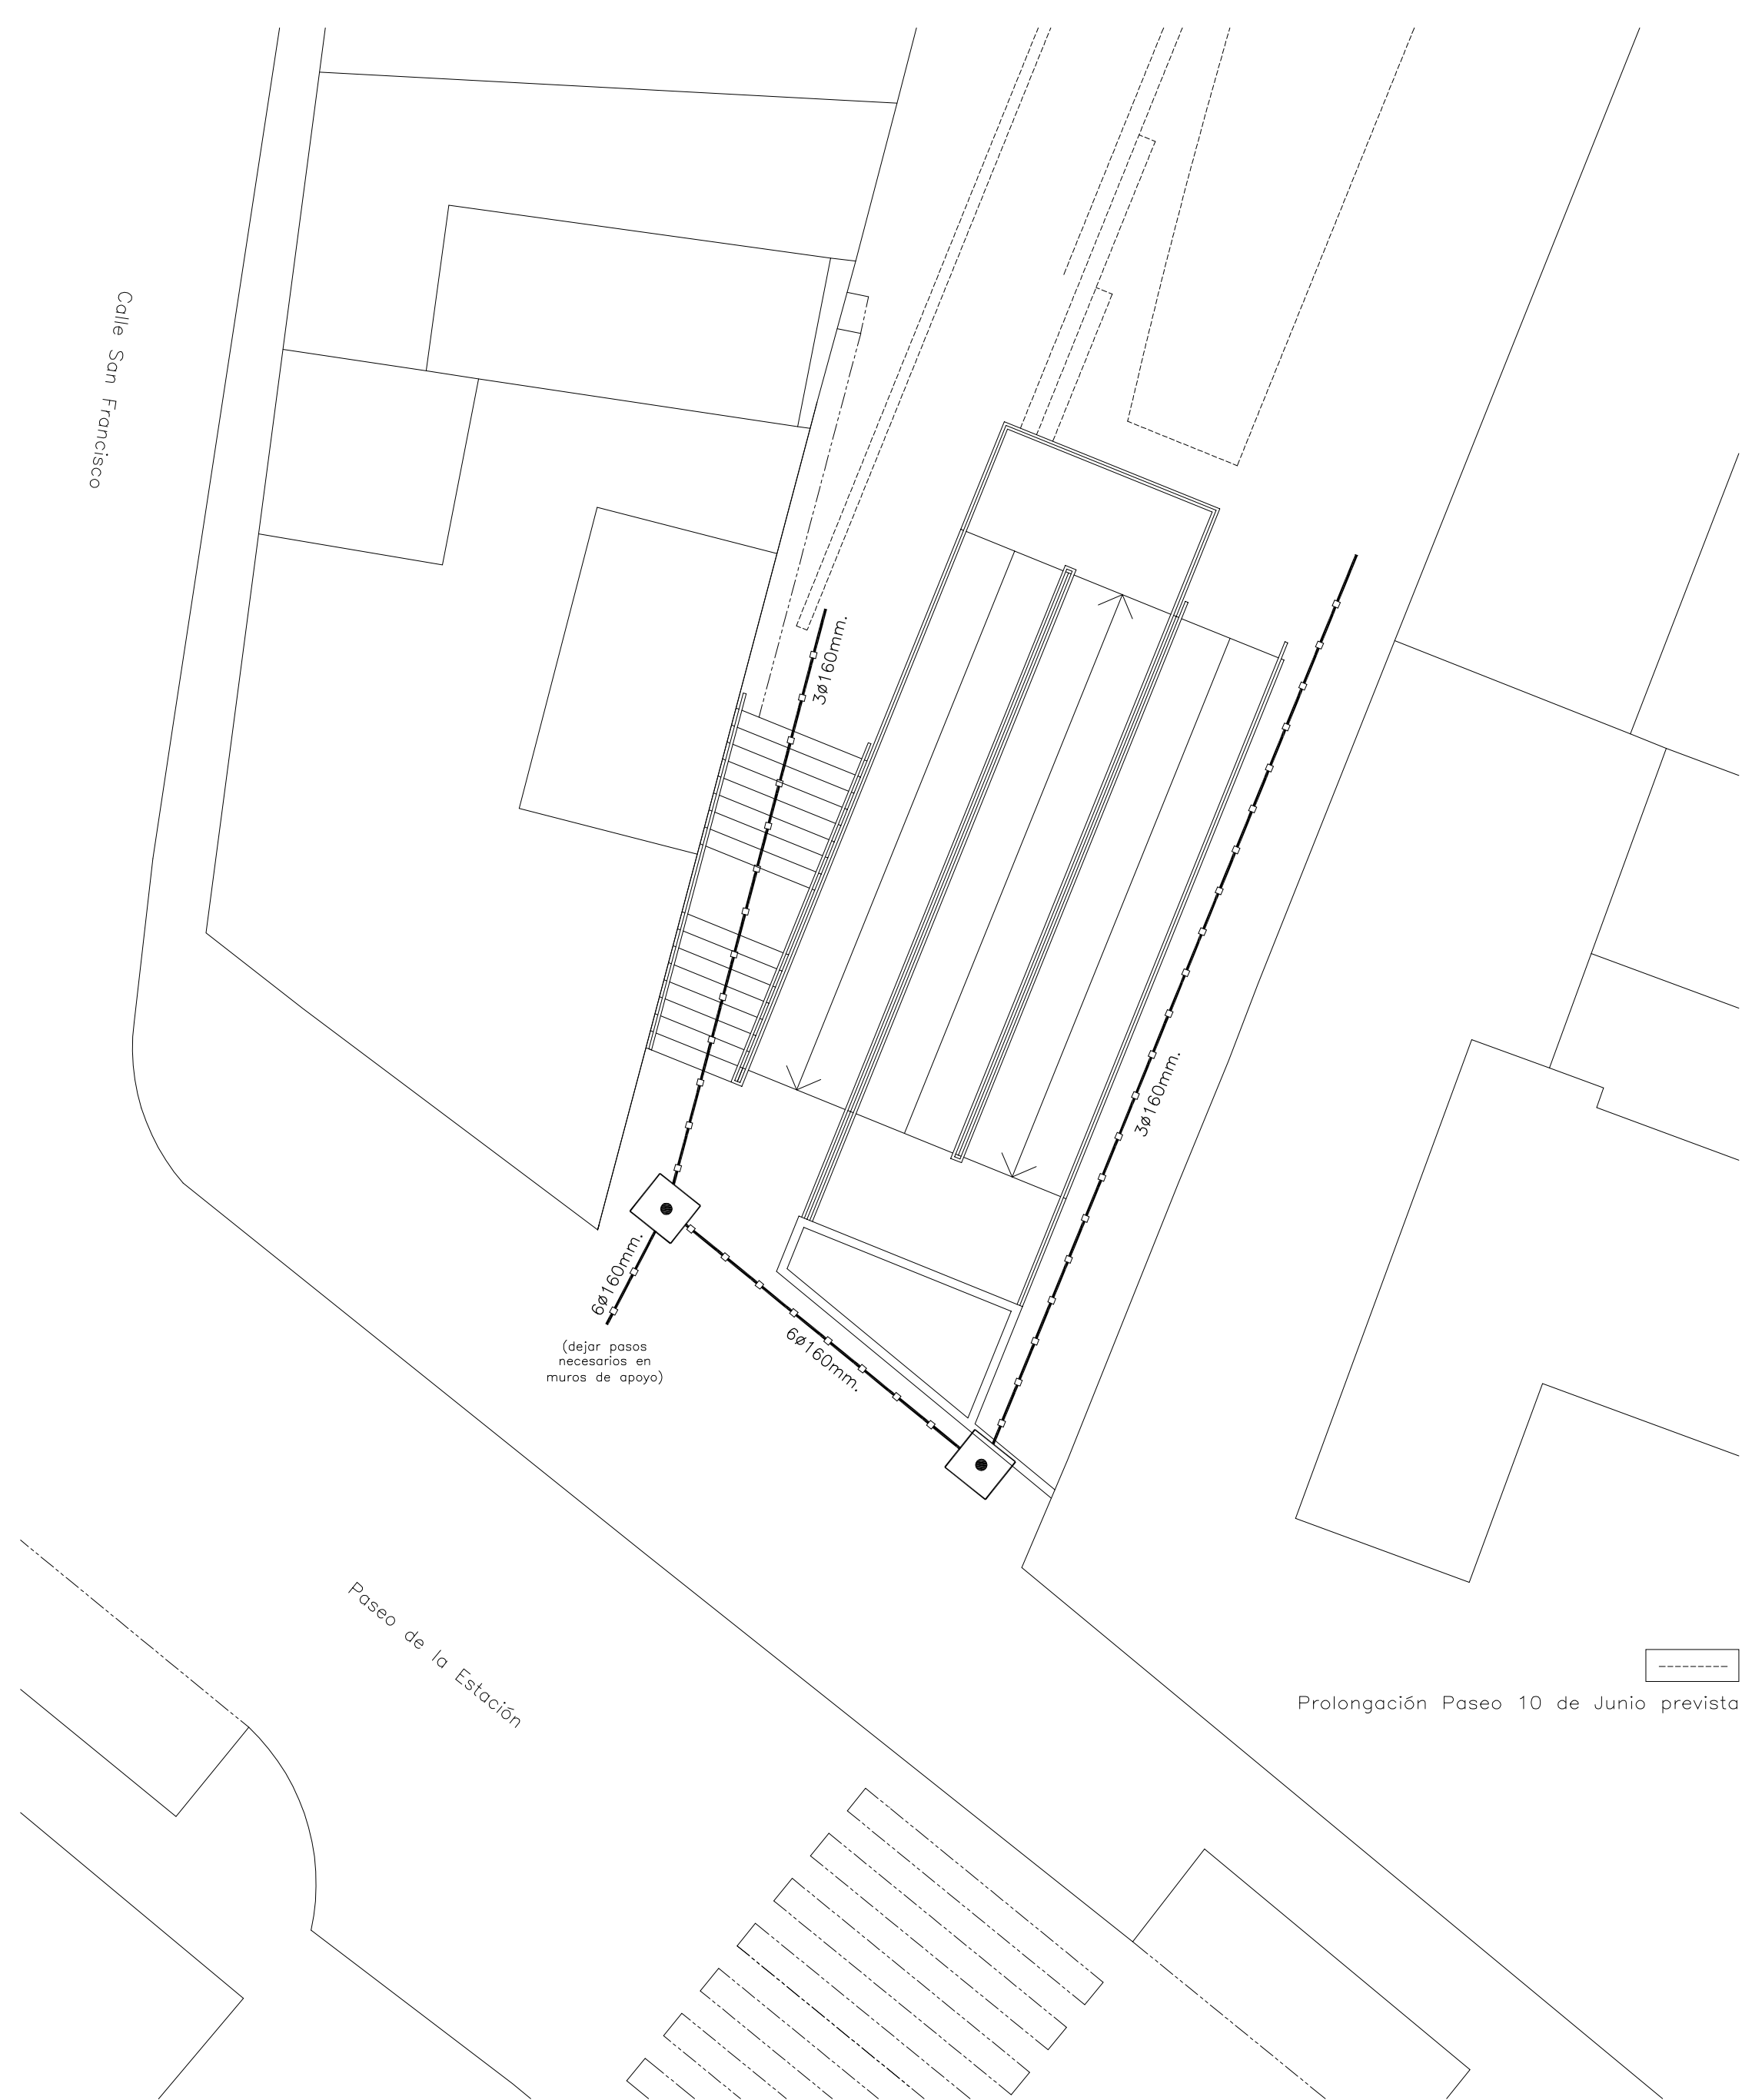

RED DE TELEFONIA.

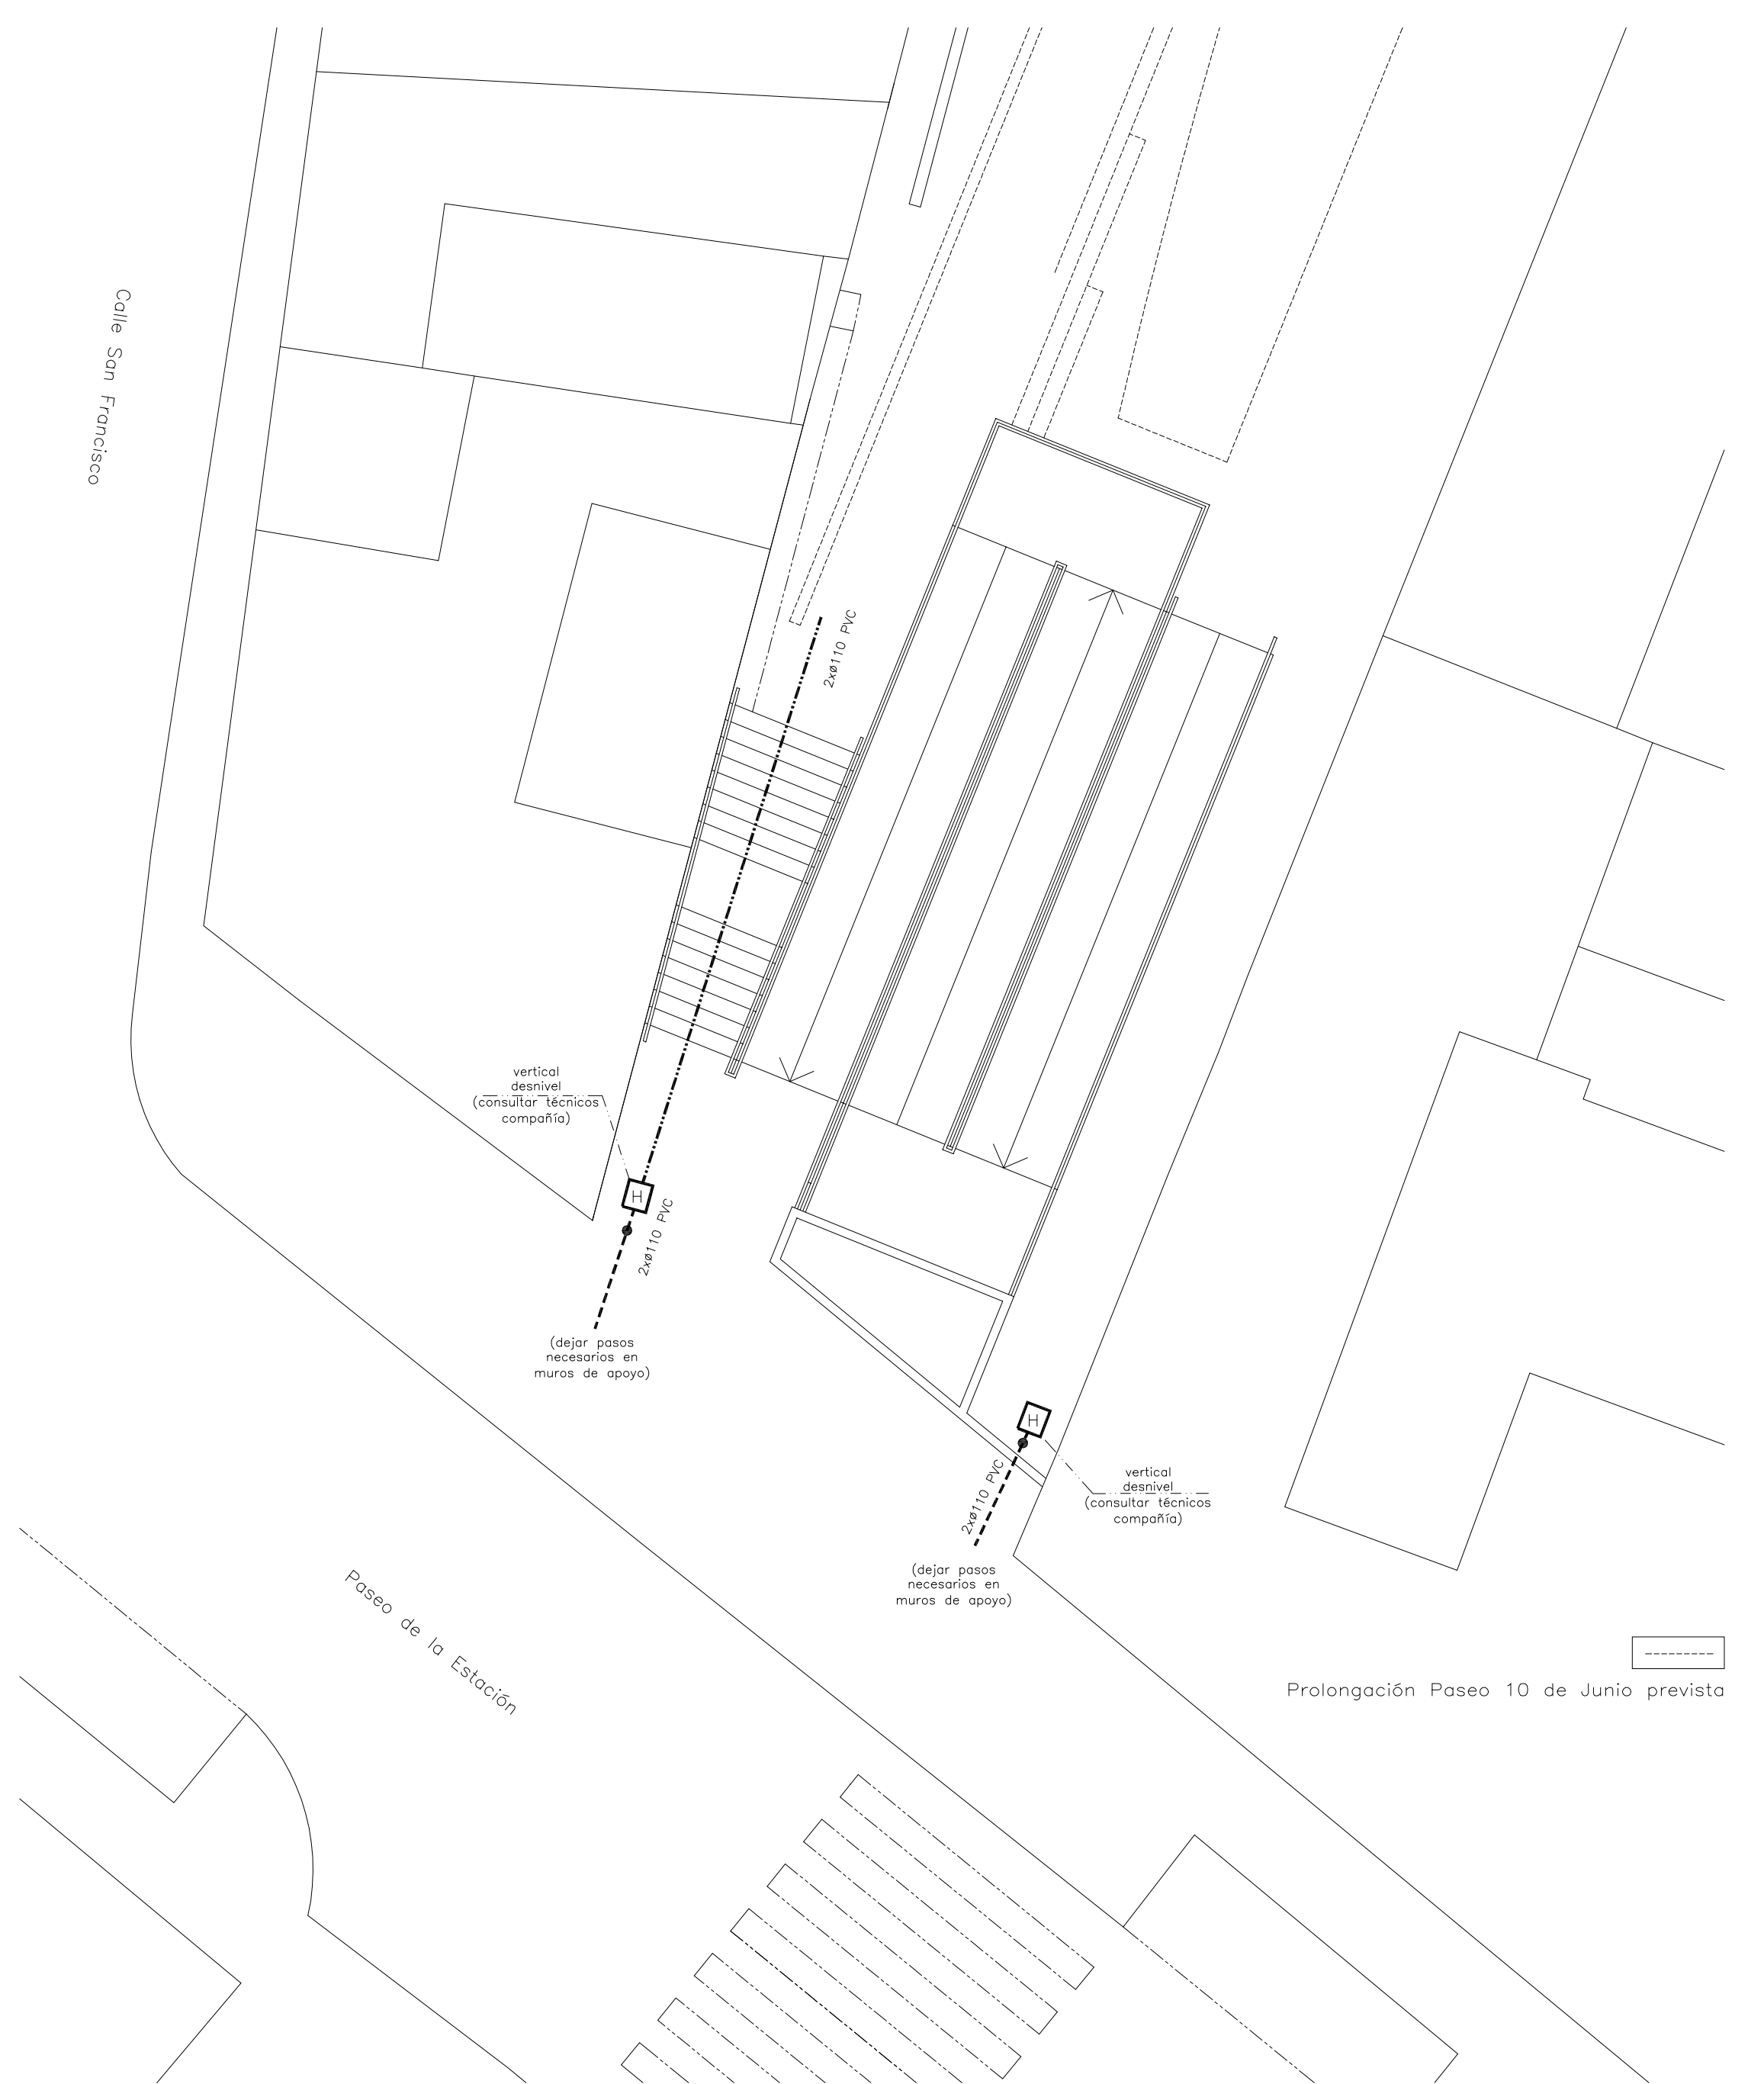

RED DE ABASTECIMIENTO DE AGUA.

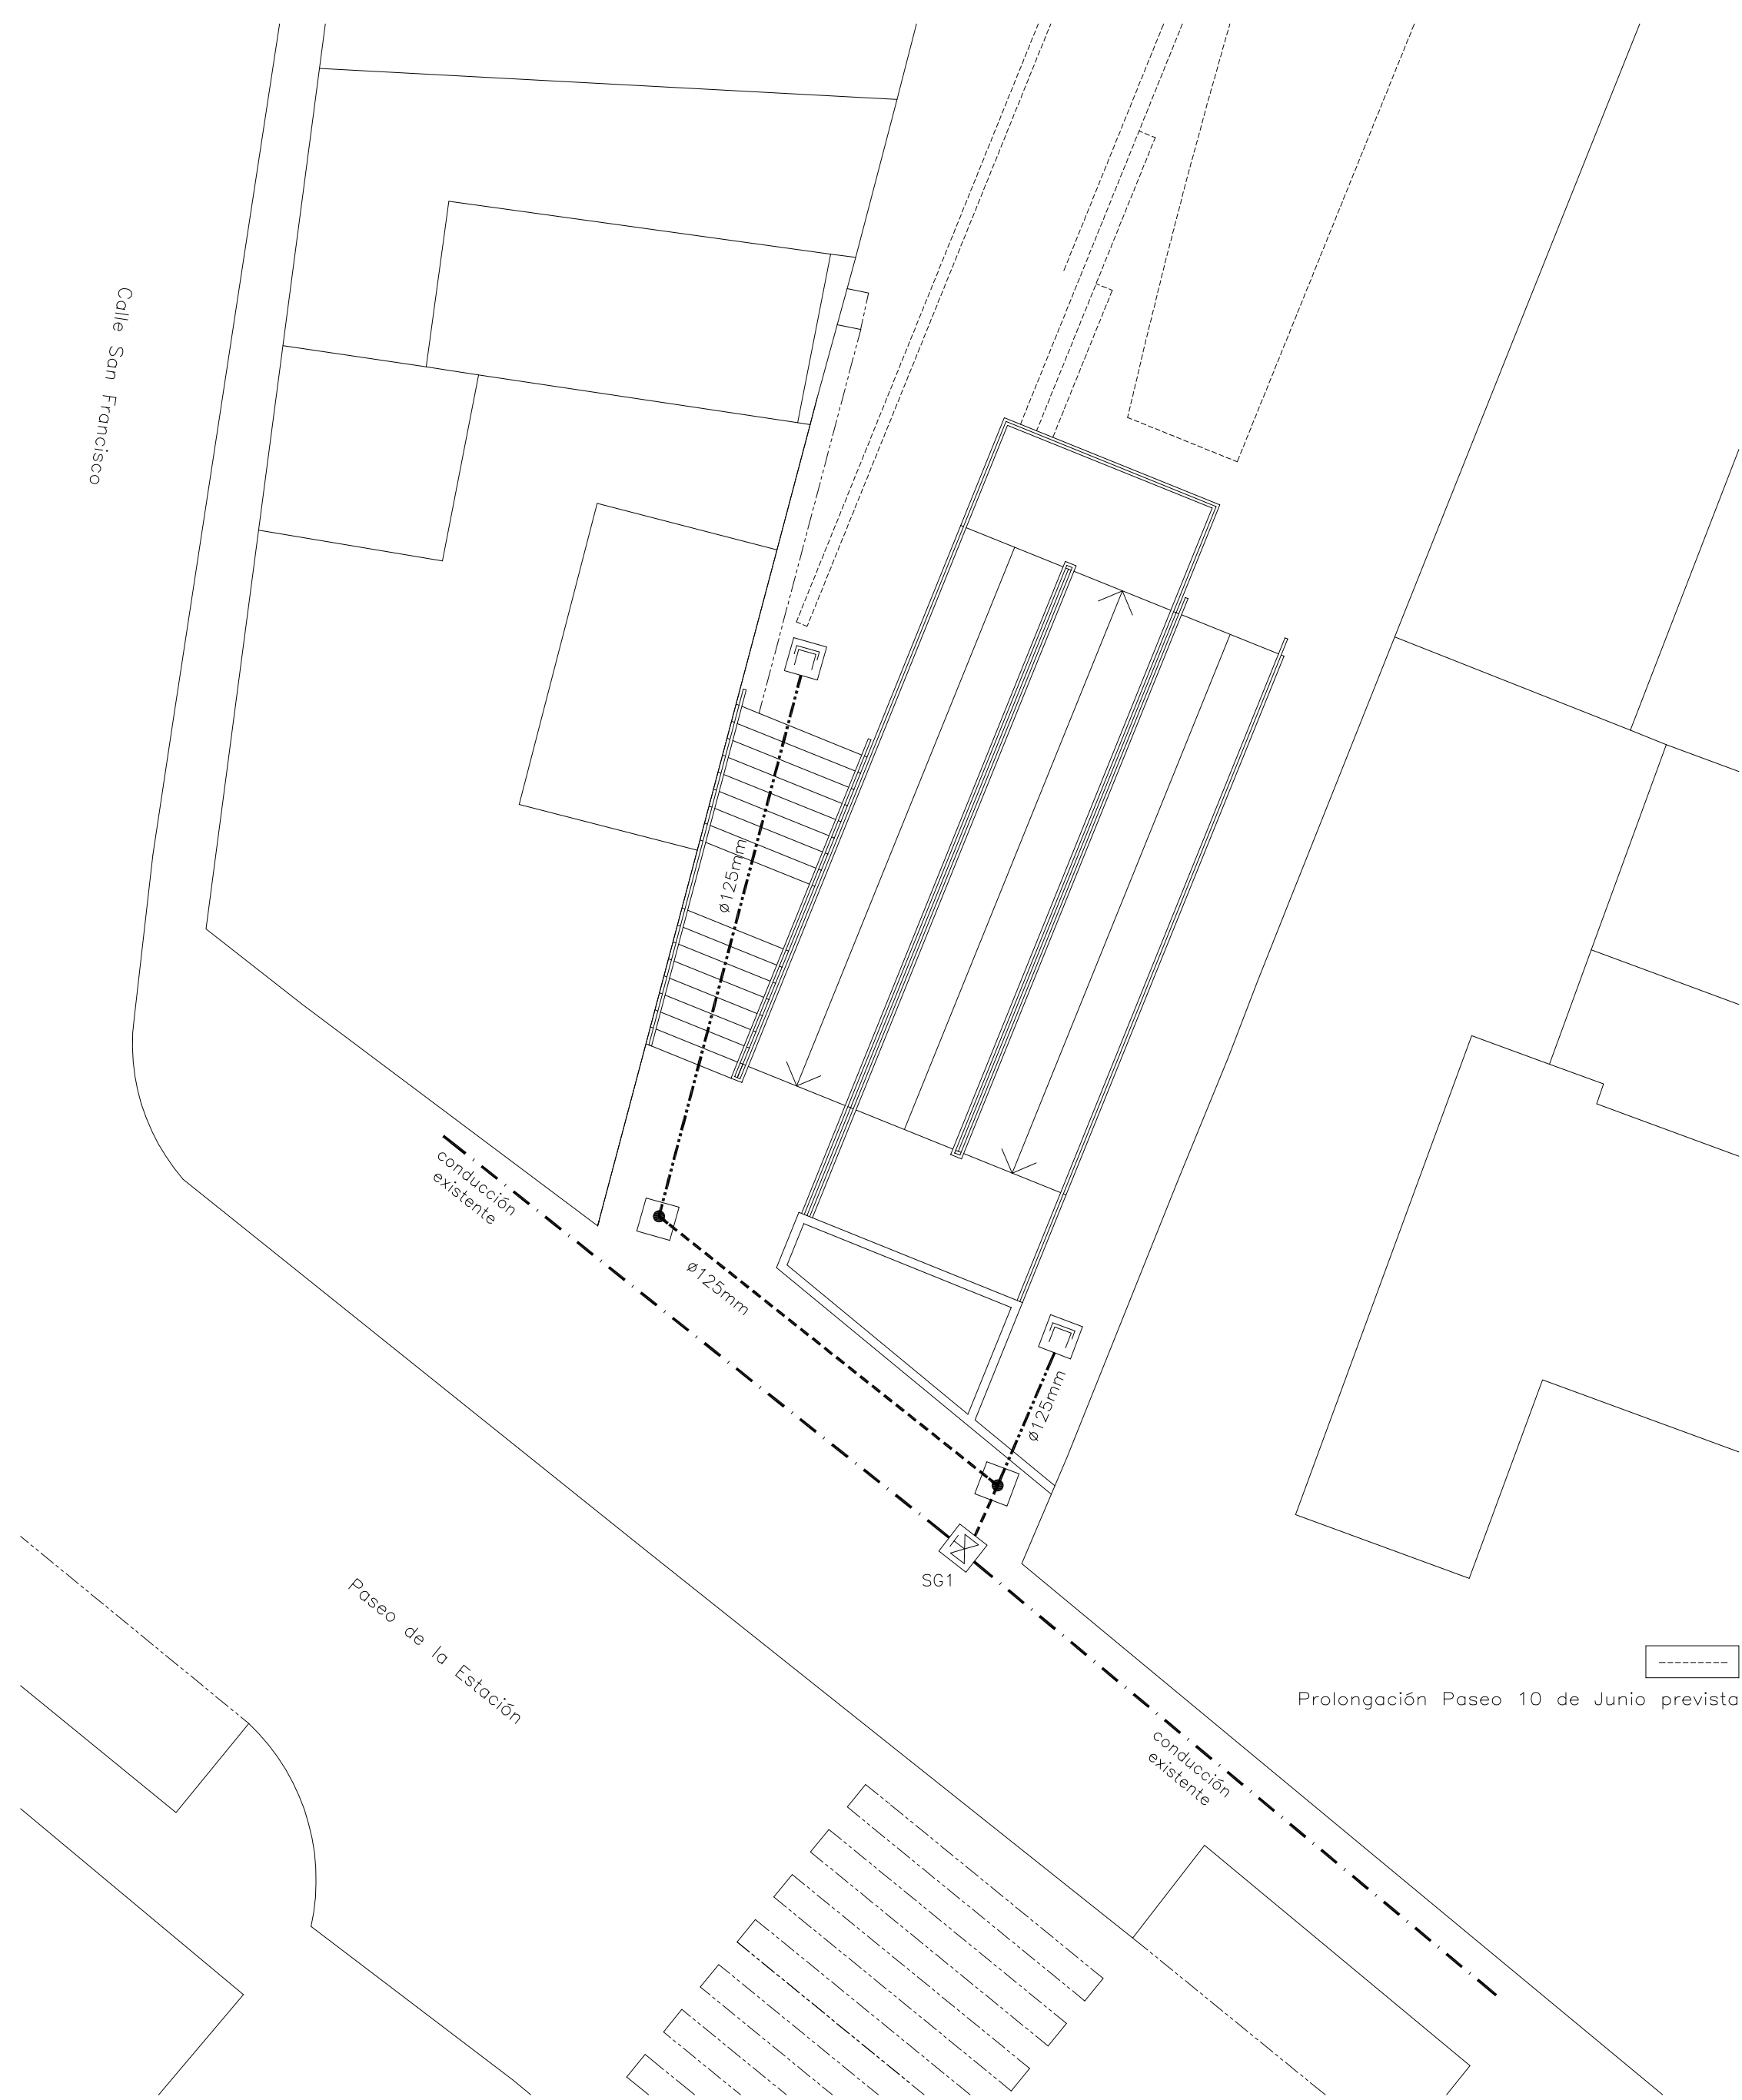

RED DE DISTRIBUCIÓN B.T. LEYENDA	
---	Delimitación del sector del P.E.
---	Conductor subterráneo 3x(150mm ² +1x95mm ² , Aluminio, RV, 0,6/1kV, aislamiento XLPE, bajo ø160
○	Nº Tubos D.P. ø160mm. de reserva
□	Arqueta normalizada
□ PCT	Conexión de derivación o punto de suministro
●	Conducciones verticales para desnivel

RED DE ABASTECIMIENTO. LEYENDA	
SG1	Punto de suministro desde la red existente
---	Conducción Existente
---	Conducción Polietileno Alta Densidad enterrada
---	Conducción Polietileno A.D. baja forjado
Ø90	Diámetro de la conducción en mm.
□	Válvula de compuerta propuesta en arqueta
□	Tapón de ciego ubicado en arqueta
○	Ventosa automática

INSTALACIÓN DE TELEFONIA. LEYENDA	
---	Canalización subterránea PVC 2ø110
---	Canalización bajo forjado PVC 2ø110
□	Arqueta tipo "H" (separación $\leq 100m.$)
●	Conducción vertical para desnivel

IMPORTANTE:

- De manera previa a la realización de la cimentación deberá replantearse y ejecutarse todas aquellas conducciones previstas para la conexión de las infraestructuras que vayan a quedar cubiertos por ésta, o integrados en la misma.
- Además de las arquetas, si es necesario por la cota a la que deben disponerse las distintas infraestructuras, se incorporarán en la zona aquellas conducciones que fuese preciso.
- Dadas las singulares condiciones físicas y las preexistencias de la zona, las soluciones aquí indicadas tendrán que obtenerse definitivamente en obra, con la supervisión de los técnicos de las compañías suministradoras, especialmente en lo que respecta al desnivel con Paseo de la Estación. La instalación ejecutada tendrá que tener el visto bueno de los técnicos de la compañía.
- La ejecución de las infraestructuras se hará según las normativas y directrices particulares de las distintas compañías suministradoras.

MIGUEL A. COLMENERO RUIZ ANTONIO ZAFRA MORALES AVD. CONSTITUCIÓN 140,1º TORREDELCAMPO (JAÉN) TLF.: 953 41 09 76		ARQUITECTOS
PROLONGACIÓN DEL PASEO 10 DE JUNIO EN EL TRAMO ENTRE PASEO DE LA ESTACIÓN Y C/ HERNÁN CORTÉS FASE: CONEXIÓN PEATONAL		
PROMOTOR: AYUNTAMIENTO DE TORREDELCAMPO		FECHA: JULIO '16
SITUACIÓN: PROLONG. PASEO 10 DE JUNIO		TORREDELCAMPO (JAÉN)
LOS ARQUITECTOS		ESCALA 1/100
		PLANO 07
INFRAESTRUCTURAS		